

Entwässerungsplanung

U:\DE0124\2017\DE0117_001946_Bühl_PFC_Untersuchungen_Baizhofen_Stadt Bühl\0126_SP_Bußmatten\60_Plaene\Corel\200121_ADE_DE_Bussmatten.CDR

**PFC Untersuchungen
Gemarkung Bühl-Bußmatten
Sanierungsplan Entwurf**

Entwässerungsplanung

Stadt  Bühl

 **ARCADIS**

Arcadis Germany GmbH, Griesbachstr. 10, 76185 Karlsruhe

Proj.-Nr. DE0117.001946.0126


Anl.-Nr. 1.4

M 1 : --

Gez.: har

Bearb.: senk

Datum 29.01.2020

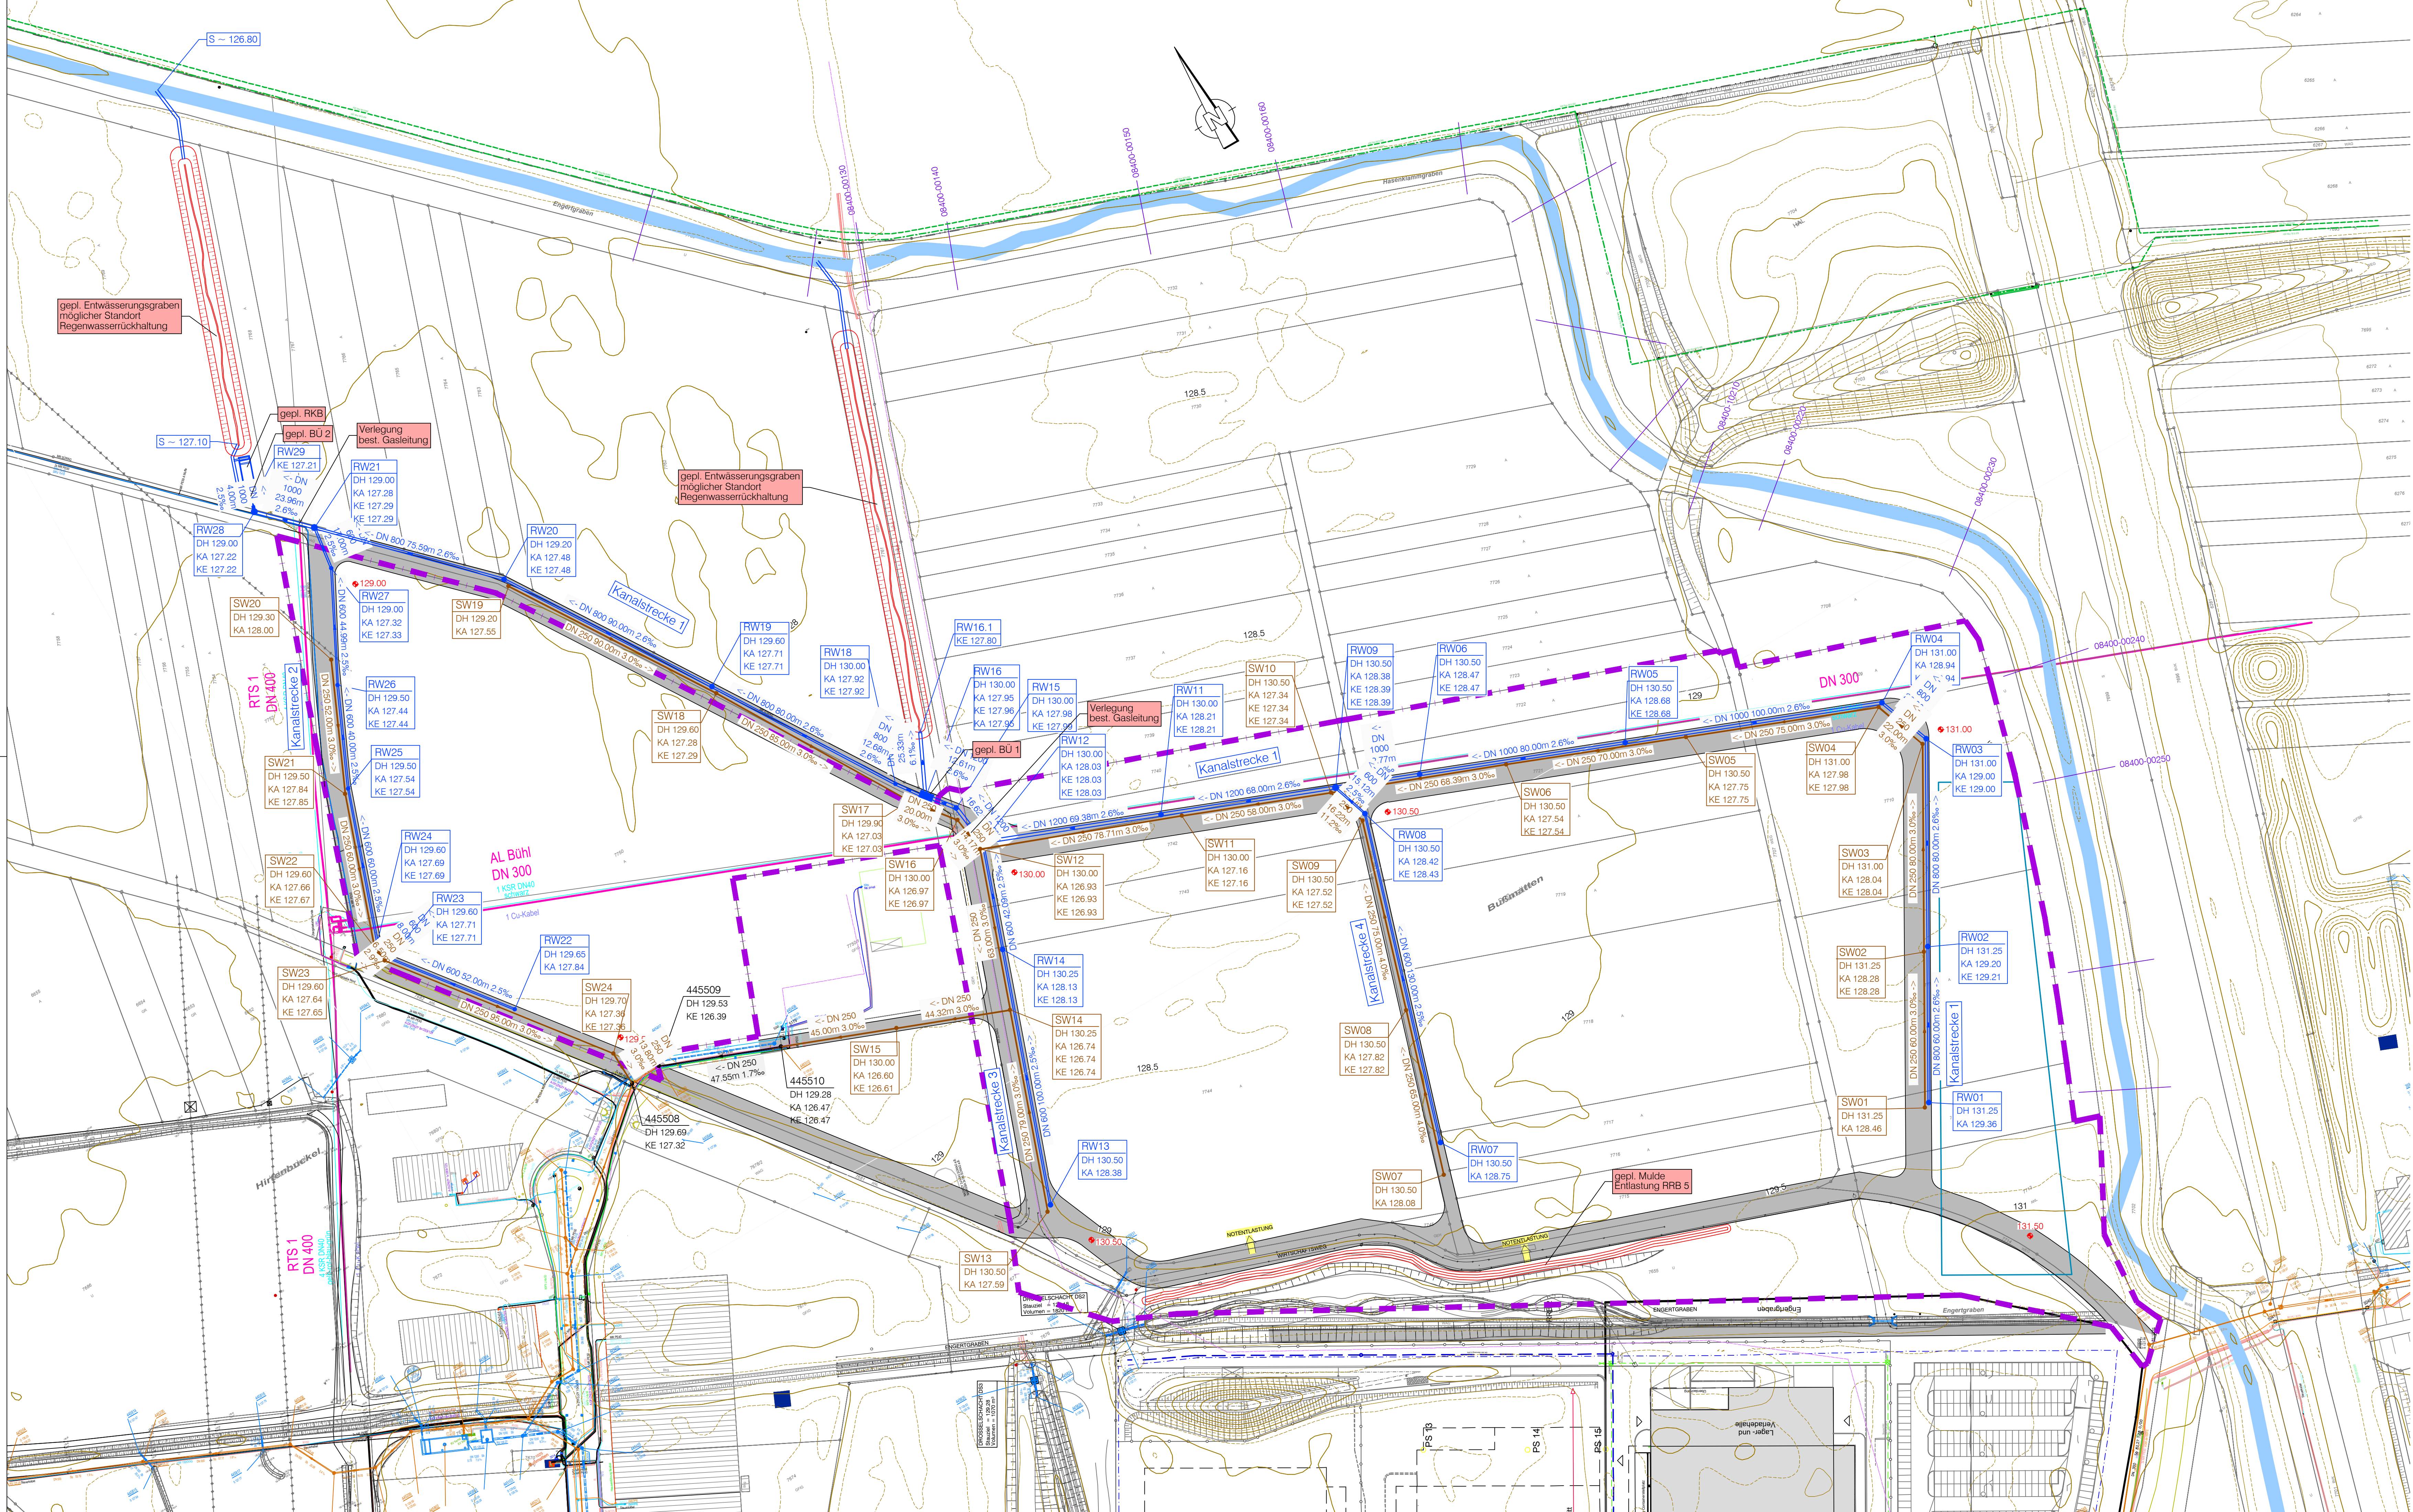

Legende:

- best. Regenwasserkanal
- best. Schmutzwasserkanal
- best. Gewässerschnitte
- best. Gasleitung
- best. Hochdruckleitung - terranetsBW (nachrichtlich dargestellt)
- best. Telekabelleitung (nachrichtlich dargestellt)
- gepl. Regenwasserkanal
- gepl. Schmutzwasserkanal
- gepl. Erweiterungsfläche 9.78 ha
- gepl. Gebäude
- gepl. Straße

Stadtwerke Bühl GmbH
Siemensstraße 5 | 77815 Bühl | Telefon 07223/945-0

Legende zur Planauskunft

Strom:

- Mittelspannungskabel
- Niederspannungskabel
- Telekommunikation
- Kabel außer Betrieb
- Strassenbeleuchtungskabel
- LWL
- Steuersystem
- Freileitung
- Leitungsrohr
- Endmuffe
- Endschleife
- Trabstation
- Kabelverteiler
- Leuchte, Hängeleuchte
- Kabelschacht

Gas:

- Zubringerleitung
- Hochdruckleitung
- Versorgungsleitung Mittel- und Niederdruck
- Anschlussschleife
- Gasreglerstation
- Streckenschieber, Anbohrschieber
- Stromwächter
- Ausbläser
- Blasenloch

Wasser:

- Hauptleitung
- Versorgungsleitung
- Quell-Leitung
- Überlaufleitung, Entleerung
- Anschlussschleife
- Behälter, Pumpwerk
- Streckenschieber, Anbohrschieber
- Zonenschieber
- Unterflurhydrant / Gärtenhydrant
- Überflurhydrant
- Pegel
- Wasserschachtdeckel / Brunnen

Einbauteile Gas / Wasser:

- Leitungsende
- Verbindungsstück
- Reduzierung
- Krümmer
- Schutzrohr (SR)
- Leitung außer Betrieb

Wärme:

- Versorgungsleitung Vorlauf
- Versorgungsleitung Rücklauf
- Teil Vor- und Rücklauf in einem Wärmedämmrohr
- Anschlussschleifen
- Vor- und Rücklauf
- Heizstation, Hausstation
- Streckenschieber
- Einmal-Kugelhahn
- Drehmomentpolster

Index	*Ä" = Änderung - "E" = Ergänzung	Datum	Gez.	Gepr.
-------	----------------------------------	-------	------	-------

Stadt Bühl

Sanierungsgebiet Bußmatten
Entwässerung

Machbarkeitsstudie

Auftraggeber: Stadt Bühl
Planverfasser: Stadt Bühl
Finanzen - Beteiligungen - Liegenschaften

Datum: 13.09.2019
Ingenieurbüro: ZINK INGENIEURE
Ingenieurbüro für Tief- und Wasserbau
Poststraße 1 • 77886 Lauf
Tel. 07841 703-0 • Fax -80
Unterschrift

Datum: 13.09.2019
Ingenieur: Markus Benkeser
Projekt-Nr.: 2018-433
Anlage Nr.: 3
Plan: 2
Fertigung:

Erstellt: August 2019
Maßstab: 1:1000
Lageplan Planung

Bearb.: Basler
Gez.: C. Braun
Ges.: Basler